



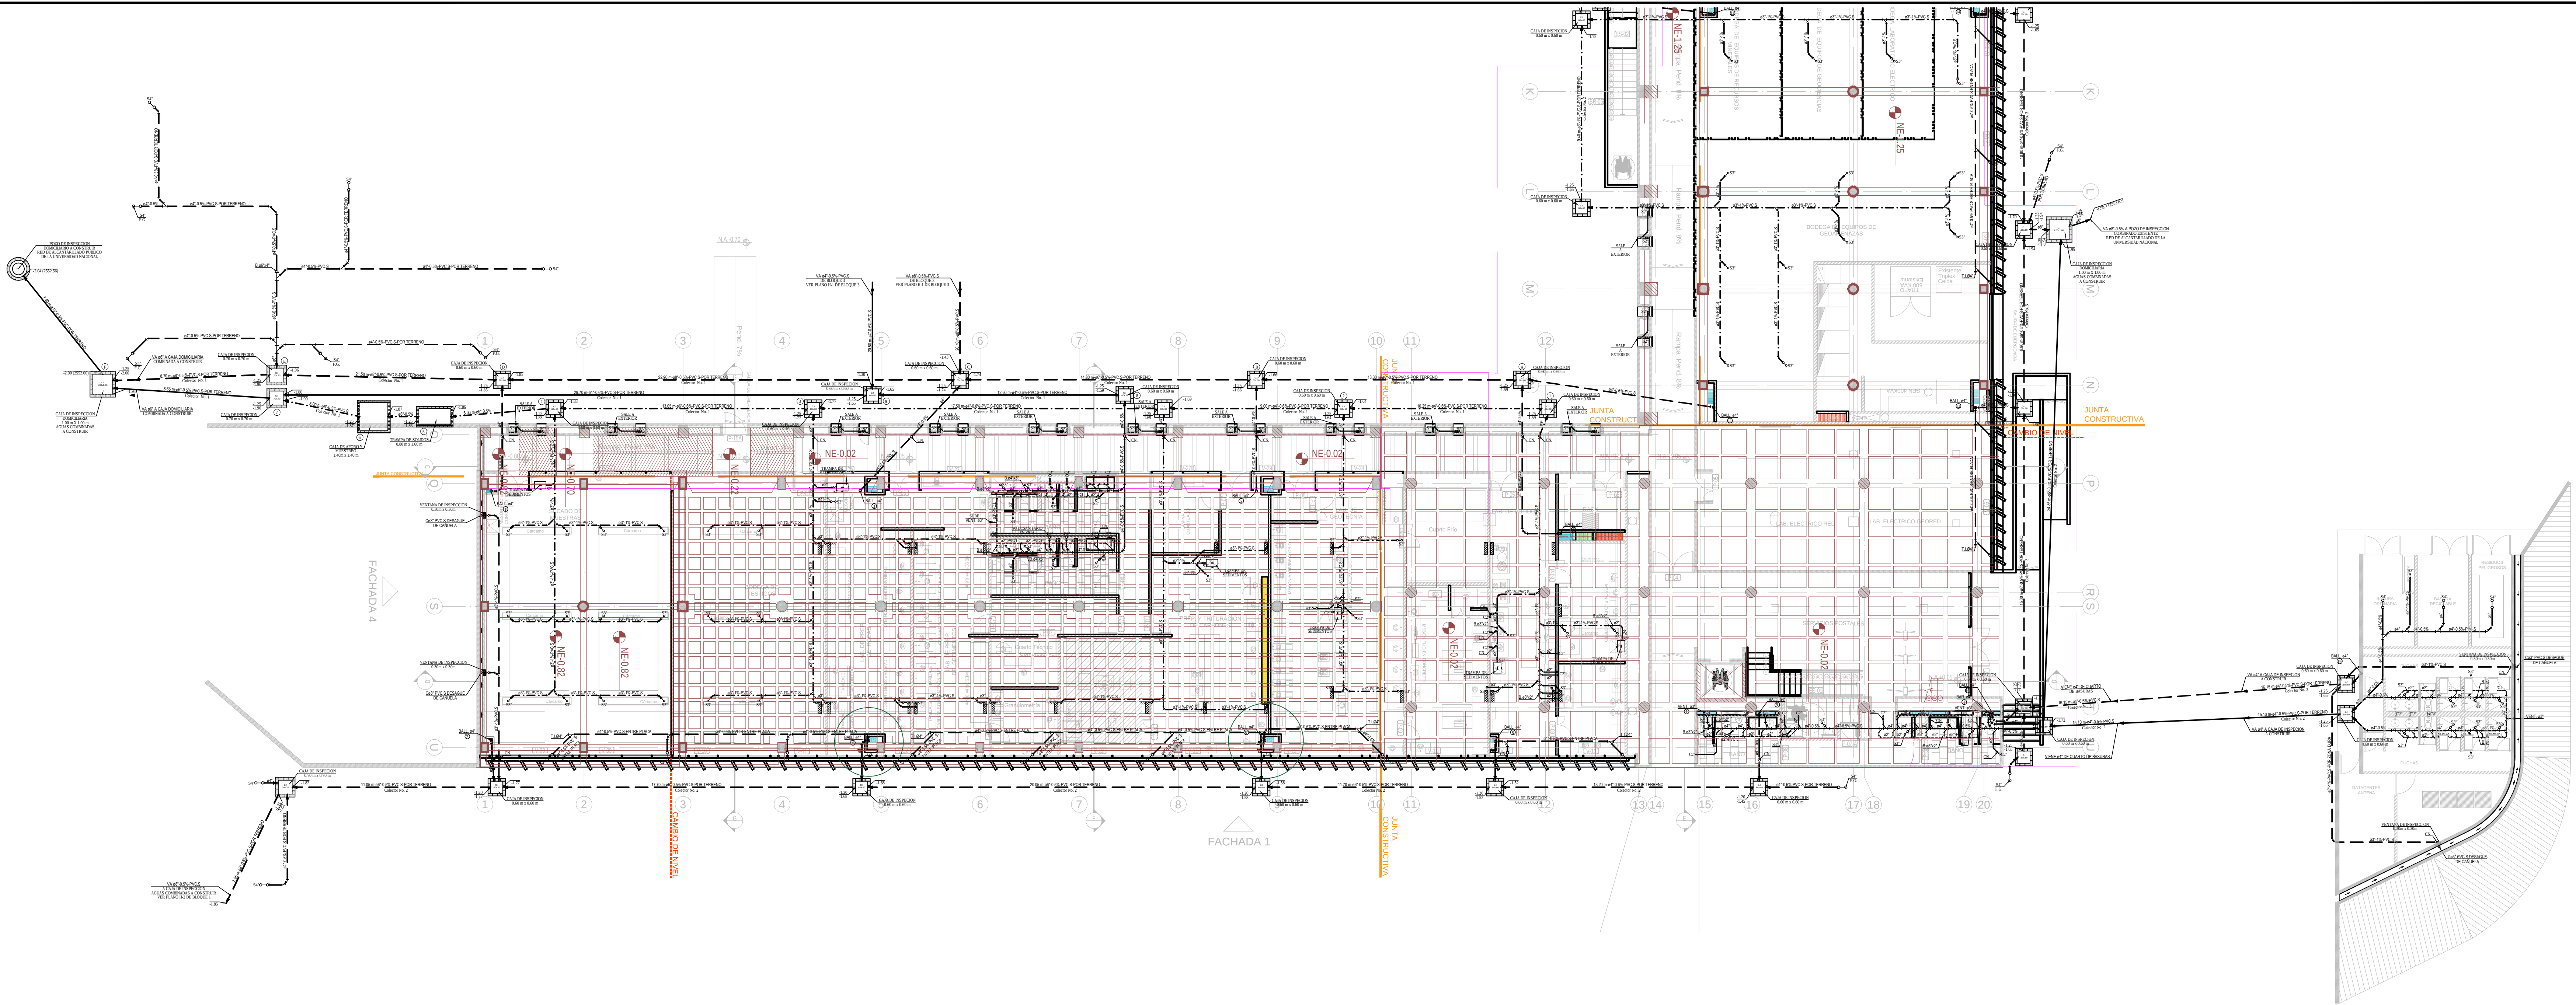

BLOQUE 2 – PLANTA BAJA COSTADO ORIENTAL
RED DE DESAGUES
ESCALA 1 : 100

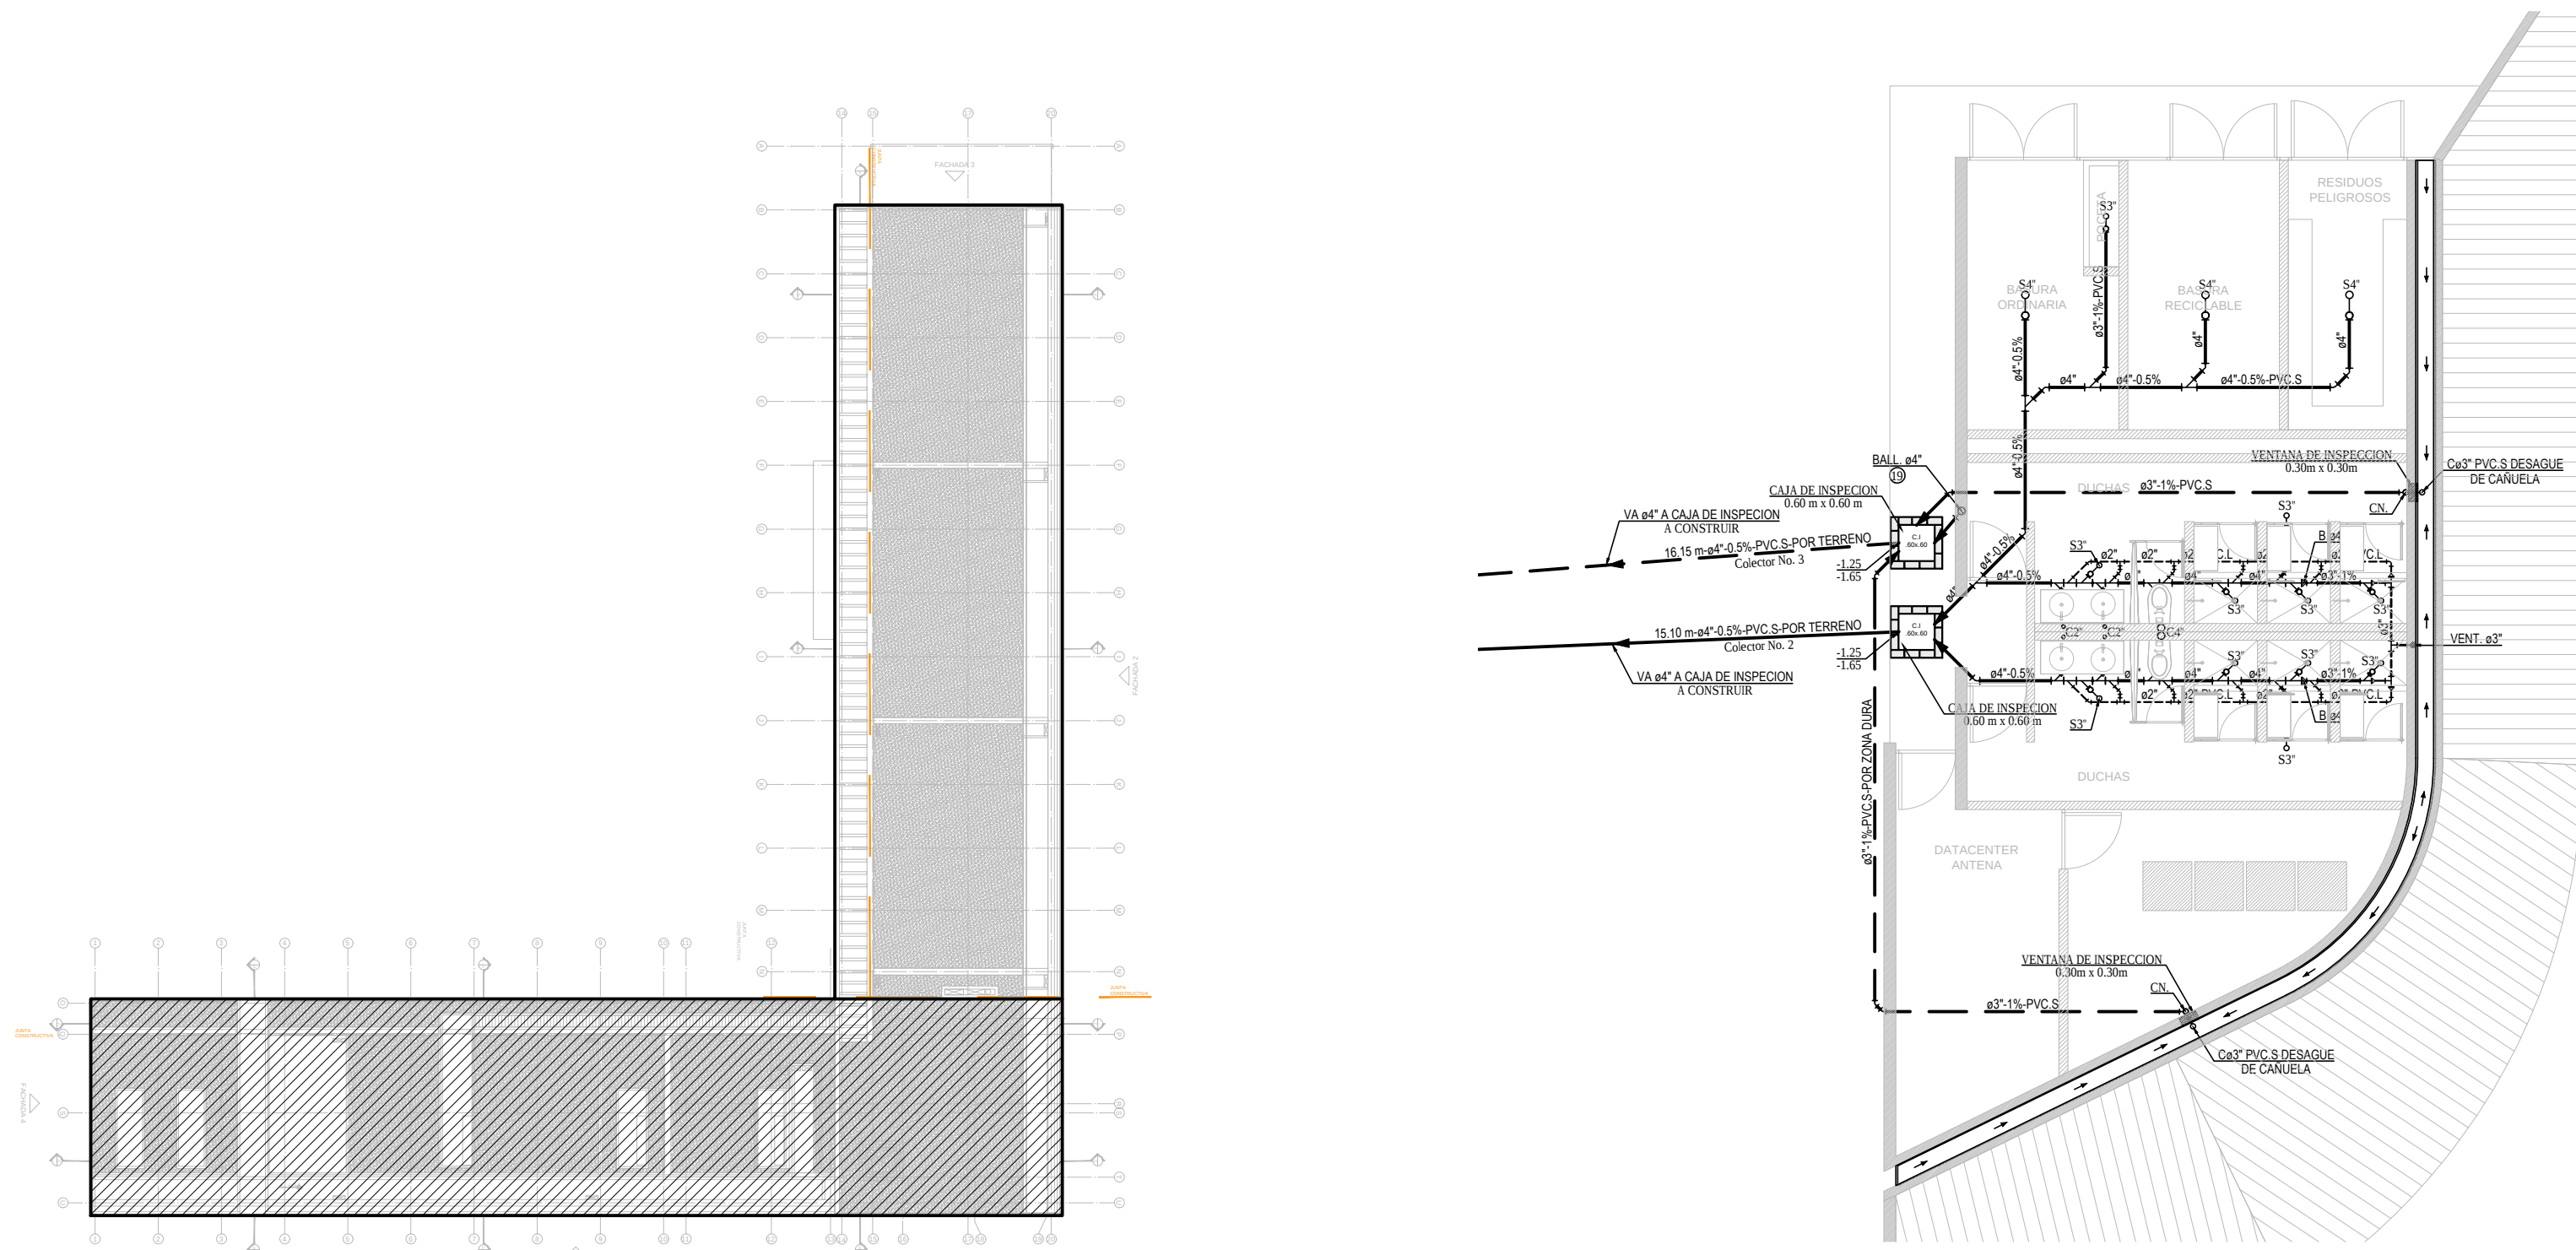

DETALLE CUARTO DE BASURAS PLANTA BAJA
RED DE DESAGUES
ESCALA 1 : 100

N.A.+0.00= 2554.60

LOCALIZACION BLOQUE 2
ESCALA 1 : 500

CONVENCIONES			
— REV —	REVENTILLACION	— PVC-AL —	TUBERIA PVC ALICANTARILLADO
— CAF-P —	COLUMNA DE AGUA FRIA PRESION	— HF —	TUBERIA EN HIERRO FUNDIDO
— CAF-I —	COLUMNA AGUA FRIA INCENDIO	— HG —	TUBERIA EN HIERRO GALVANIZADO
— CAF-S —	COLUMNA DE AGUA FRIA SERVICIOS	— CI —	CAJA DE INSPECCION
— AF-S —	AGUA FRIA SERVICIOS	— SA —	SIFON DE CUATRO PULGADAS
— AR —	AGUAS RESIDUALES	— C —	CODO DE CUATRO PULGADAS
— ALL —	AGUAS LUVIAS	— LLM —	LLAVE MANGUERA
— PVC-S —	TUBERIA PVC SANTARIA	— MED —	MEJORADOR
— PVC-L —	TUBERIA PVC LUVIA	— G —	GABINETE DE INCENDIO
— PVC-P —	TUBERIA PVC PRESION	— CN —	CAMBIO DE NIVEL
— PVC-C —	TUBERIA PVC CORRUGADA	— CD —	CAMBIO DE DIRECCION
— F.G. —	SIFON FILTRO EN GRASA	— CLP —	CUPULA CONCENTRICA
— VALV —	VALVULA	— T.I. —	TAPON DE INSPECCION
— UNIV —	UNIVERSAL	— VALV —	VALVULA
— AF —	AGUA FRIA	— AG —	AGUA CALIENTE
— AC —	AGUA CALIENTE	— AR —	AGUAS RESIDUALES
— BAF-G —	BAJANTE DE AGUA FRIA GRAVEDAD	— LL —	AGUAS LUVIAS
— BAF-P —	BAJANTE DE AGUA FRIA PRESION	— T —	TUBERIA DE DRENAJE
— BAF-I —	BAJANTE AGUA FRIA INCENDIO	— R.C. —	R.C. (R.C. = R.C.)
— BAF-S —	BAJANTE DE AGUAS RESIDUALES No.1	— PASE —	PASE EN ESTRUCTURA
— BAS —	BAJANTE DE AGUAS LUVIAS No.1		
— BAF-S —	BAJANTE DE AGUAS DE SIFON No.1		
— VENT —	VENTILACION No.1		
— BHVAC —	BAJANTE DE DESAGUES HVAC No.1		