


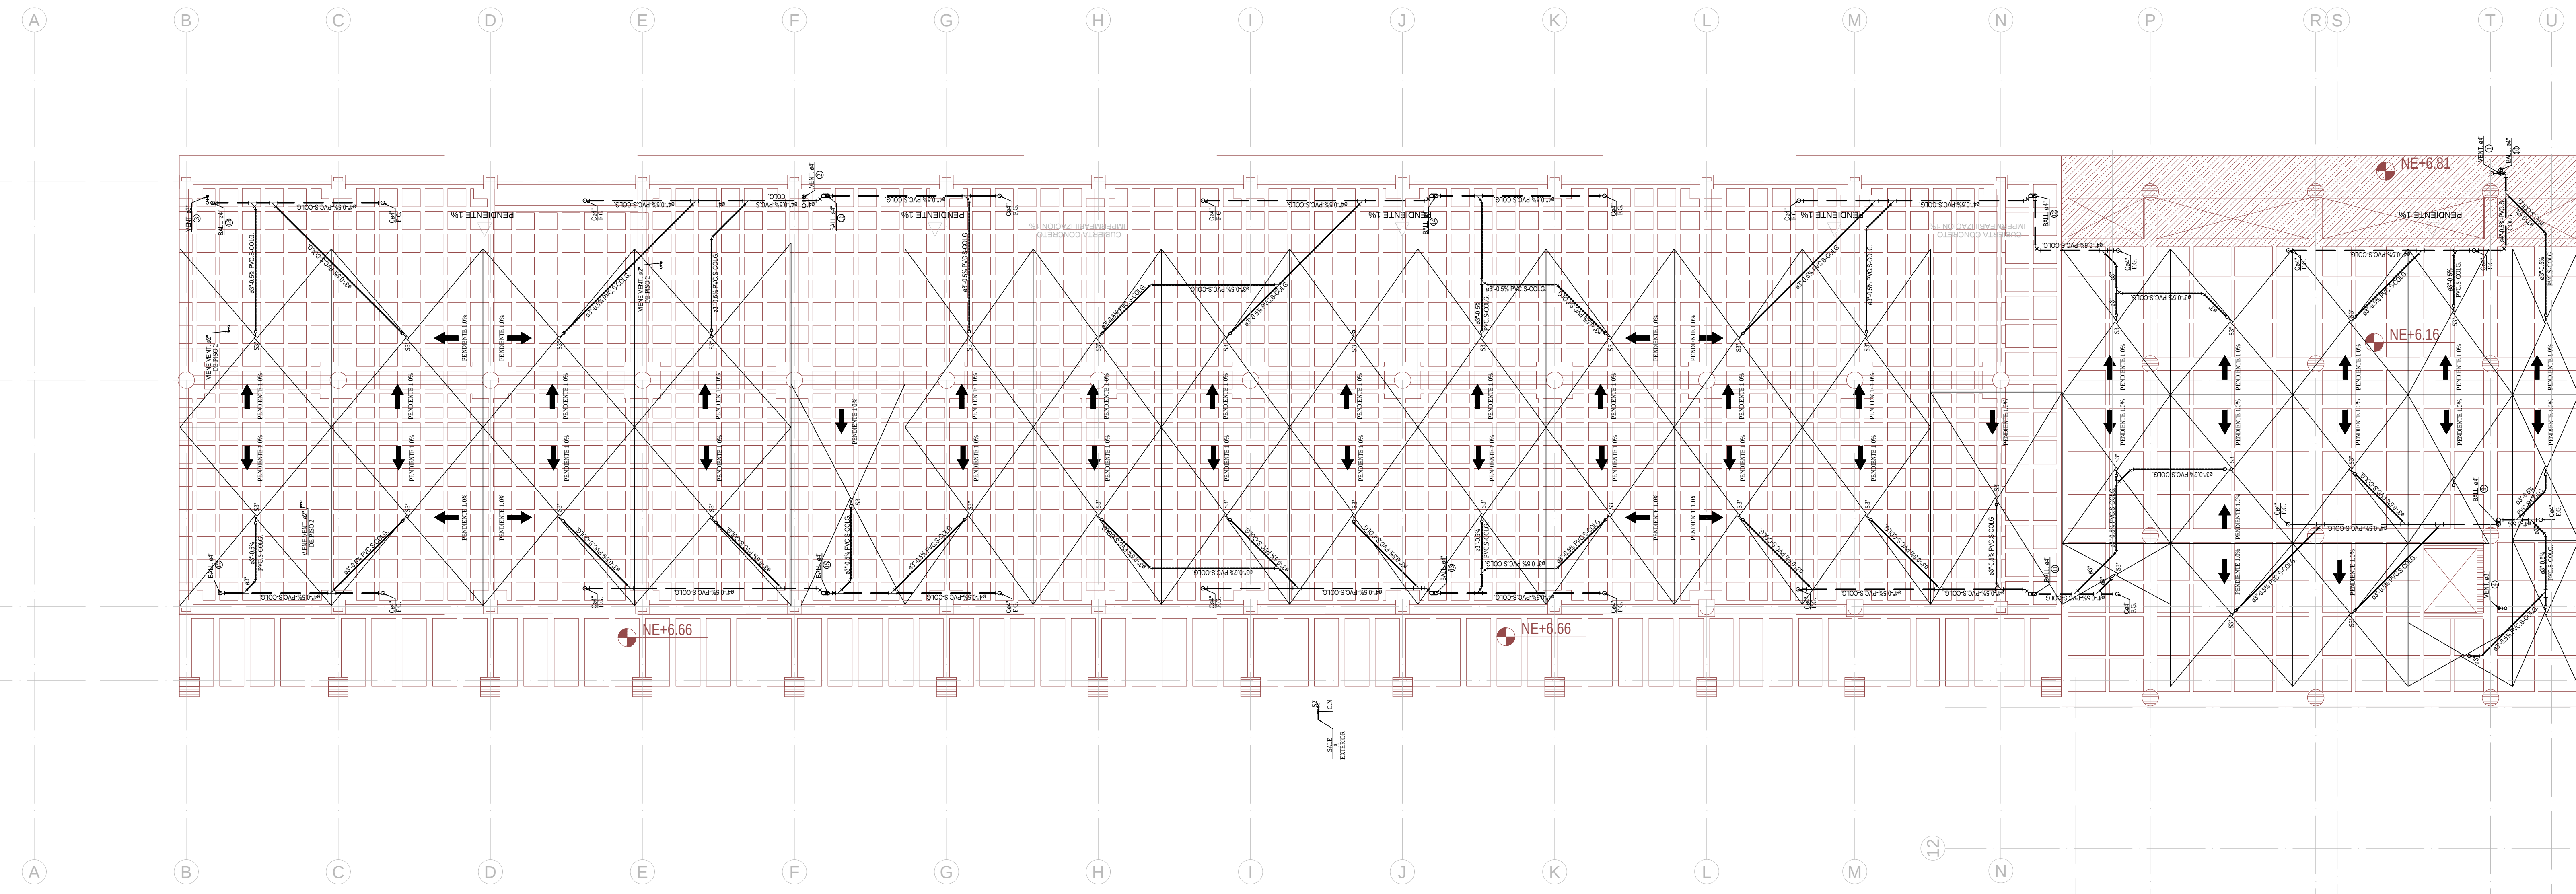

BLOQUE 2 – PLANTA CUBIERTA COSTADO NORTE
RED DE DESAGUES
ESCALA 1 : 100

[illegible]

NOTA:
ANTES DE INICIAR LA OBRA ES DEBER DEL CONSTRUCTOR LEER LAS ESPECIFICACIONES QUE ACOMPAÑAN ESTE DISEÑO.

NOTA:
ANTES DE INICIAR LA OBRA, EL CONSTRUCTOR DEBEBA VERIFICAR EN TERRENO LAS COTAS INGRESANTES, LAS COTAS CLAVES, LOCALIZACIÓN DE PODOS Y VALVULAS EN LAS REDES PÚBLICAS DE ALCANTARILLADO. ADICIONALMENTE, DEBEN VERIFICAR LOS CRUCES CON LAS REDES DE ENERGÍA Y TELEFONOS.
PARA LA UBICACIÓN DE BOCAS HIDRÁULICAS Y SALIDAS SANITARIAS, VERIFICAR CON DETALLES ARQUITECTÓNICOS.

PRUEBA DE DESAGÜES
A. ANTES DE CUBRIR TODAS LAS ARANAS, ESTAS DEBERÁN SER PROBADAS.
LLENANLAS CON UNA COLUMNA DE AGUA DE 2 cm.
B. LAS BALANTES Y COLGANTES DE DESAGÜES SE LLEVARÁN PARALELAMENTE
CON SU PROLONGACIÓN Y NO SE DESCOLGARÁN HASTA TANTO NO SE HAYA
TERMINADO LA MANIPOSTERÍA Y PÁNETES.

PRUEBAS DE FLUJO
ANTES DE MONTAR APARATOS SE DEBERAN EFECTUAR PRUEBAS DE FLUJO DE AGUA TANTO EN SUJINISTRO COMO EN DESAGUES.

ANTES DE COLOCAR CUALQUIER PASE EN LA ESTRUCTURA, SEA ESTE HORIZONTAL O VERTICAL, DEBERA SER COORDINADO Y AUTORIZADO POR EL INGENIERO CALCULISTA.

NOTA:	1. SE INSTALARÁN PASIBES EN LAS VERAS. SEGUN SE INDICA EN EL PLANO LOS PASIBES DEBEN TENER UNO DEL TAMAÑO CALCULADO. 2. TODAS LAS CONSTRUCCIONES DEBEN ESTAR TAPADAS DURANTE LA BLOQUE DE CONSTRUCCIÓN DURANTE LA PRUEBA DE PRESION. 3. LA CONEXION DE LA REVENTONAJA DE LA UNIDAD SANITARIA A LA RED VERDICA, SE DEBE HACER CON CAMBIO DE NIVEL DE 1,00m DE ALTURA. LA RED VERDICA DEBE GARANTIZAR QUE SE LO CUALIZO SOBRE LAS RED DE SUMINISTRO. 4. TODAS LAS RED DE SUMINISTRO SE INSTALARAN CON UNA PENDIENTE MINIMA DEL 1% A EXCEPCION DE LOS TAMAOS QUE INDICAN OTRA PENDIENTE.
--------------	---

CONVENIO INTERADMINISTRATIVO
No. 12 DE 2015 ENTRE LA
UNIVERSIDAD NACIONAL DE
COLOMBIA Y EL SERVICIO
GEOLÓGICO COLOMBIANO

CENTRO DE EXCELENCIA
EN GEOCIENCIAS

IVÁN SARMIENTO GALVIS
SECRETARIO GENERAL SGC
ALBERTO OCHOA
DIRECTOR GEOCIENCIAS BÁSICAS
GLORIA PRIETO
DIRECTOR RECURSOS MINERALES
MARTA CALVACHE
DIRECTOR GEOAMENAZAS
FERNANDO MOSOS
DIRECTOR ASUNTOS NUCLEARES
HÉCTOR ENCISO
DIRECTOR LABORATORIOS
MARGARITA BRAVO
DIRECTOR GESTIÓN DE LA
INFORMACIÓN
ANTONIO STORINO
ASesor CONVENIO SGC

DISEÑO

DISEÑO HIDROSANITARIO Y
PROTECCION CONTRA INCENDIO

plinc
ingenieros

Proyecto de instalaciones
hidráulicas y sanitarias

DISEÑO:

CRISTIAN DANIEL PARRADO ROMERO
Mat. 25202-287705

CONTIENE

RED DE DESAGUES
PLANTA CUBIERTA
COSTADO NORTE

CONVENCIONES

VERSIONES

3954_Centro de Excelencia_Bloque 2_Des_V2A.dwg
ARCHIVO DIGITAL

30 DE JUNIO DE 2017
FECHA

1:100
ESCALA

05
PLANO

BLOQUE 2

H-05
PLANCHA N°