
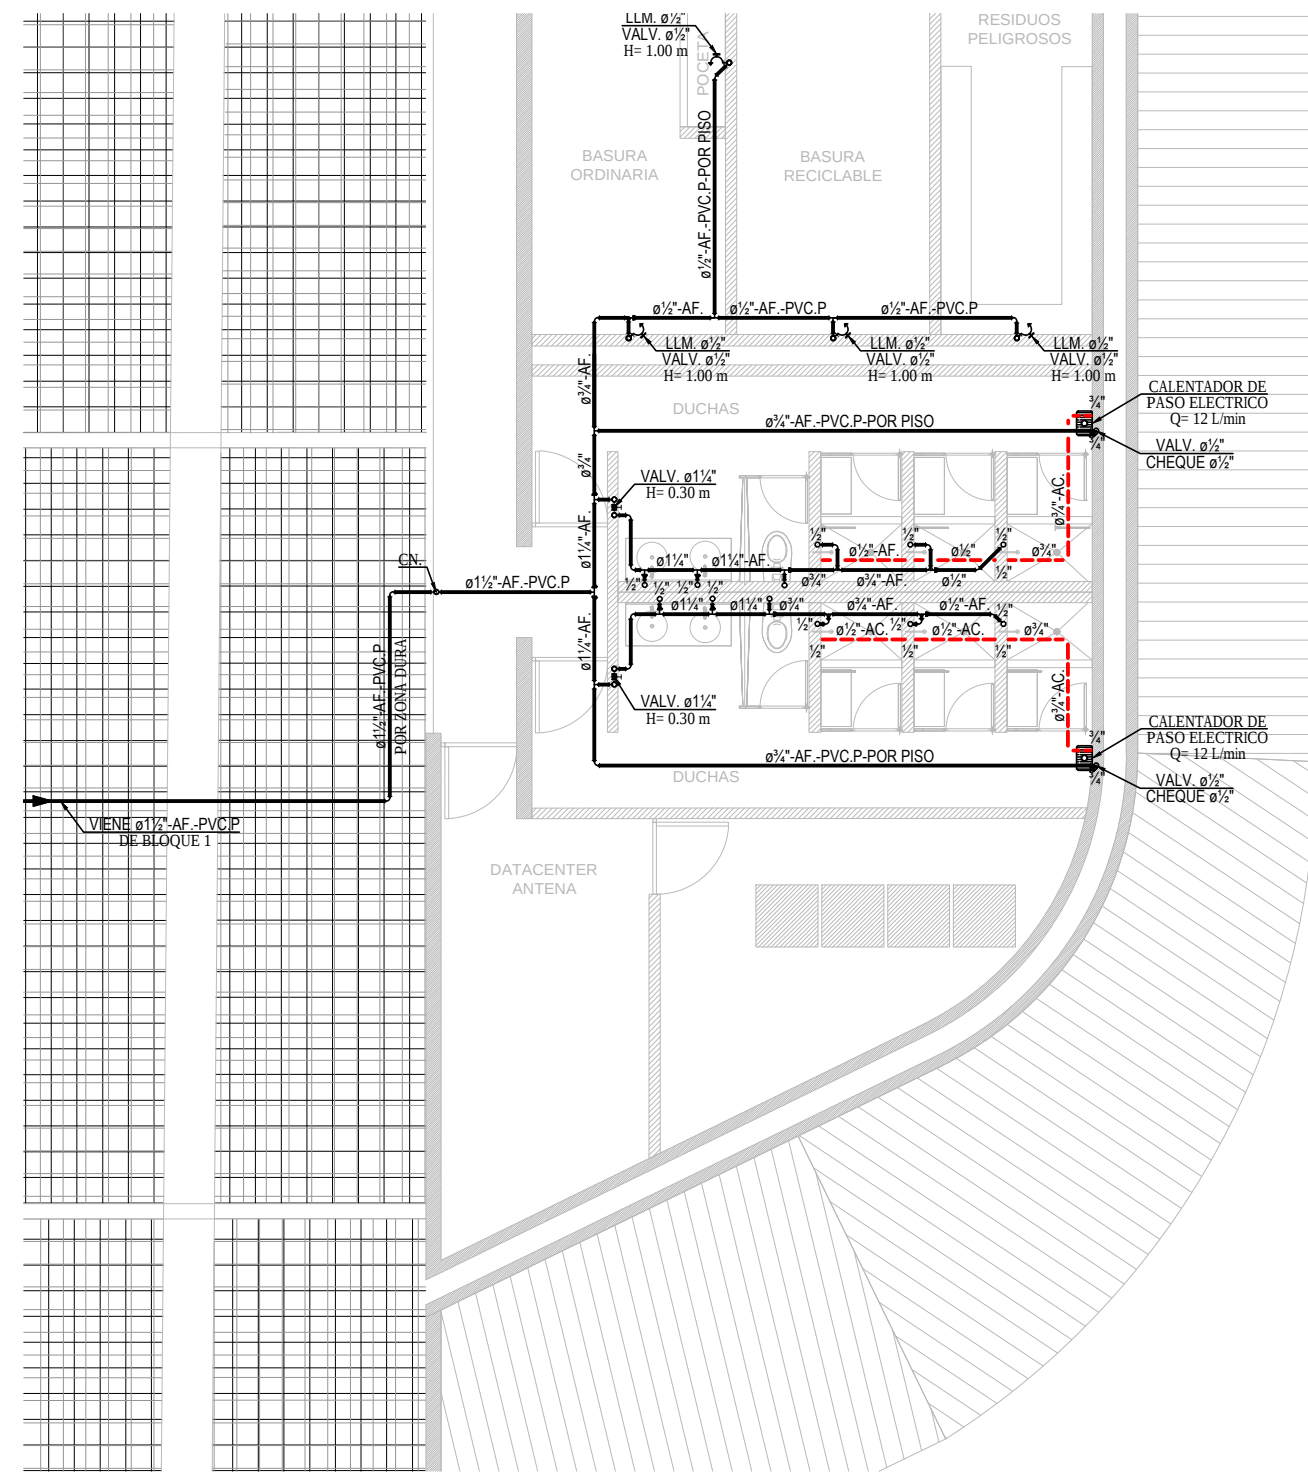
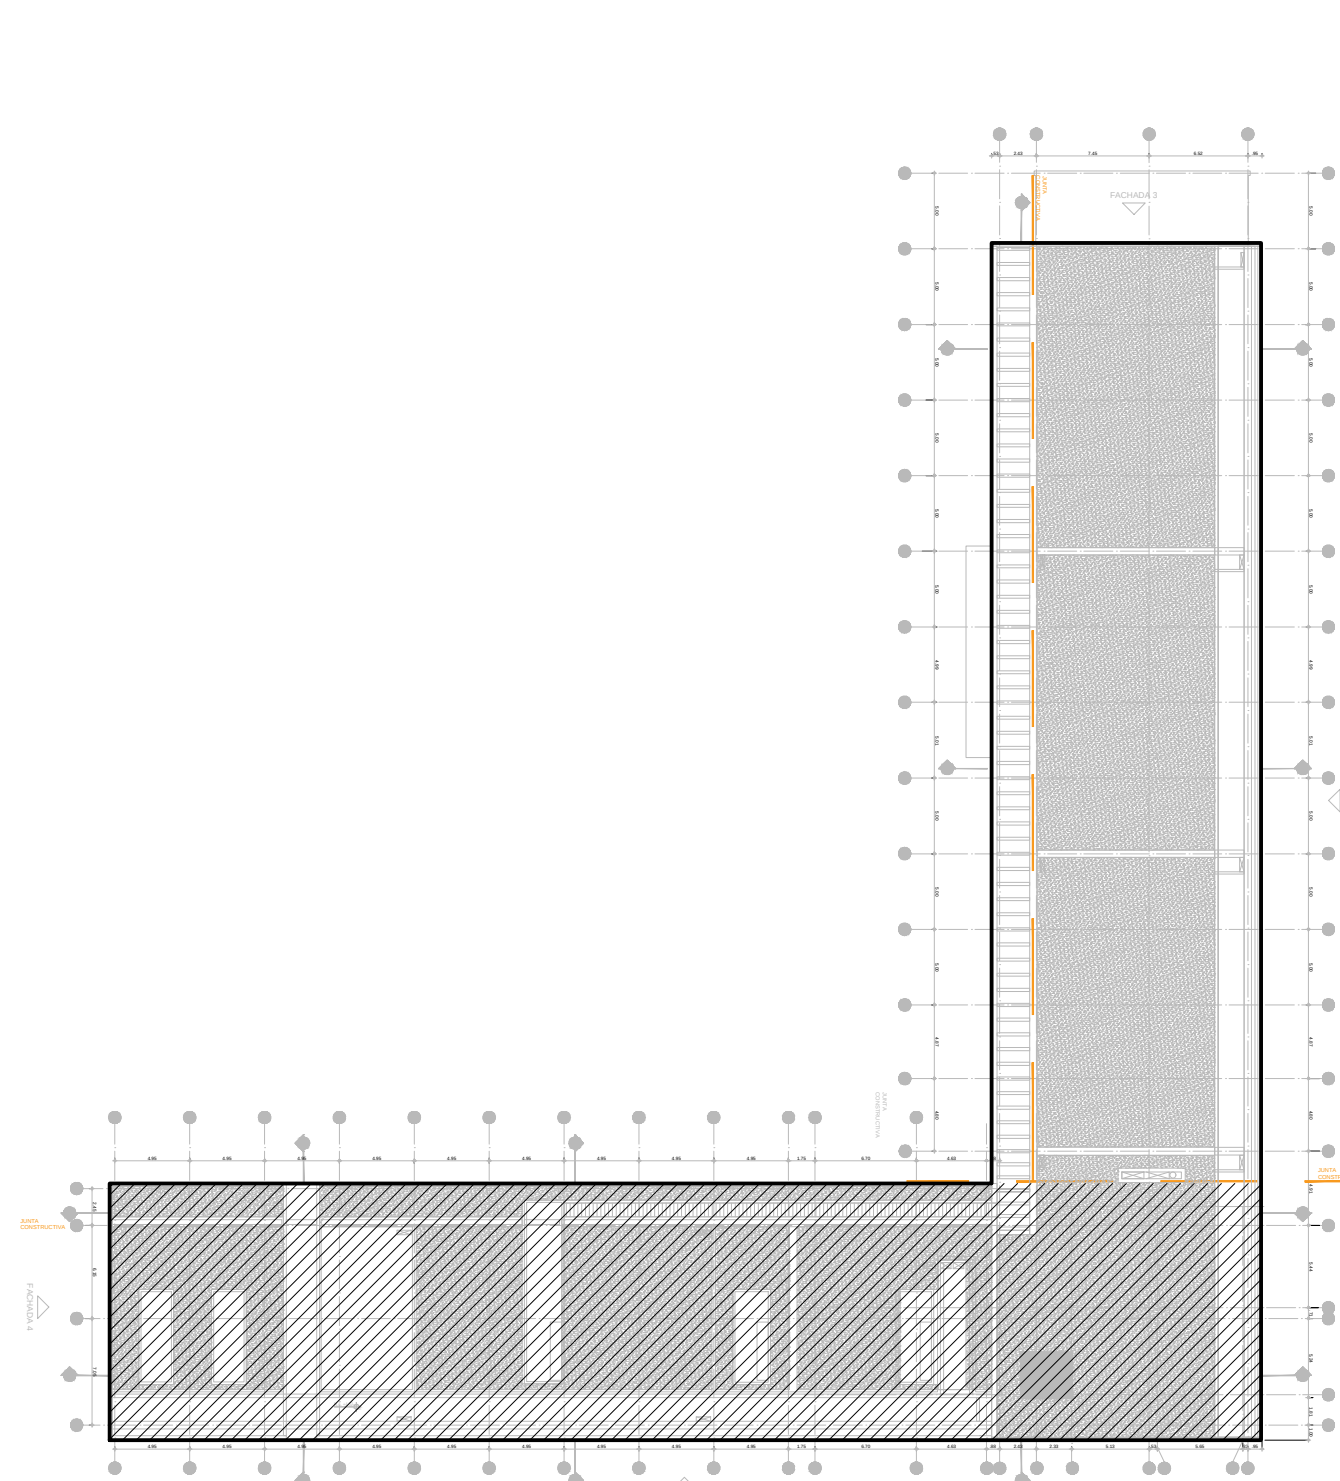


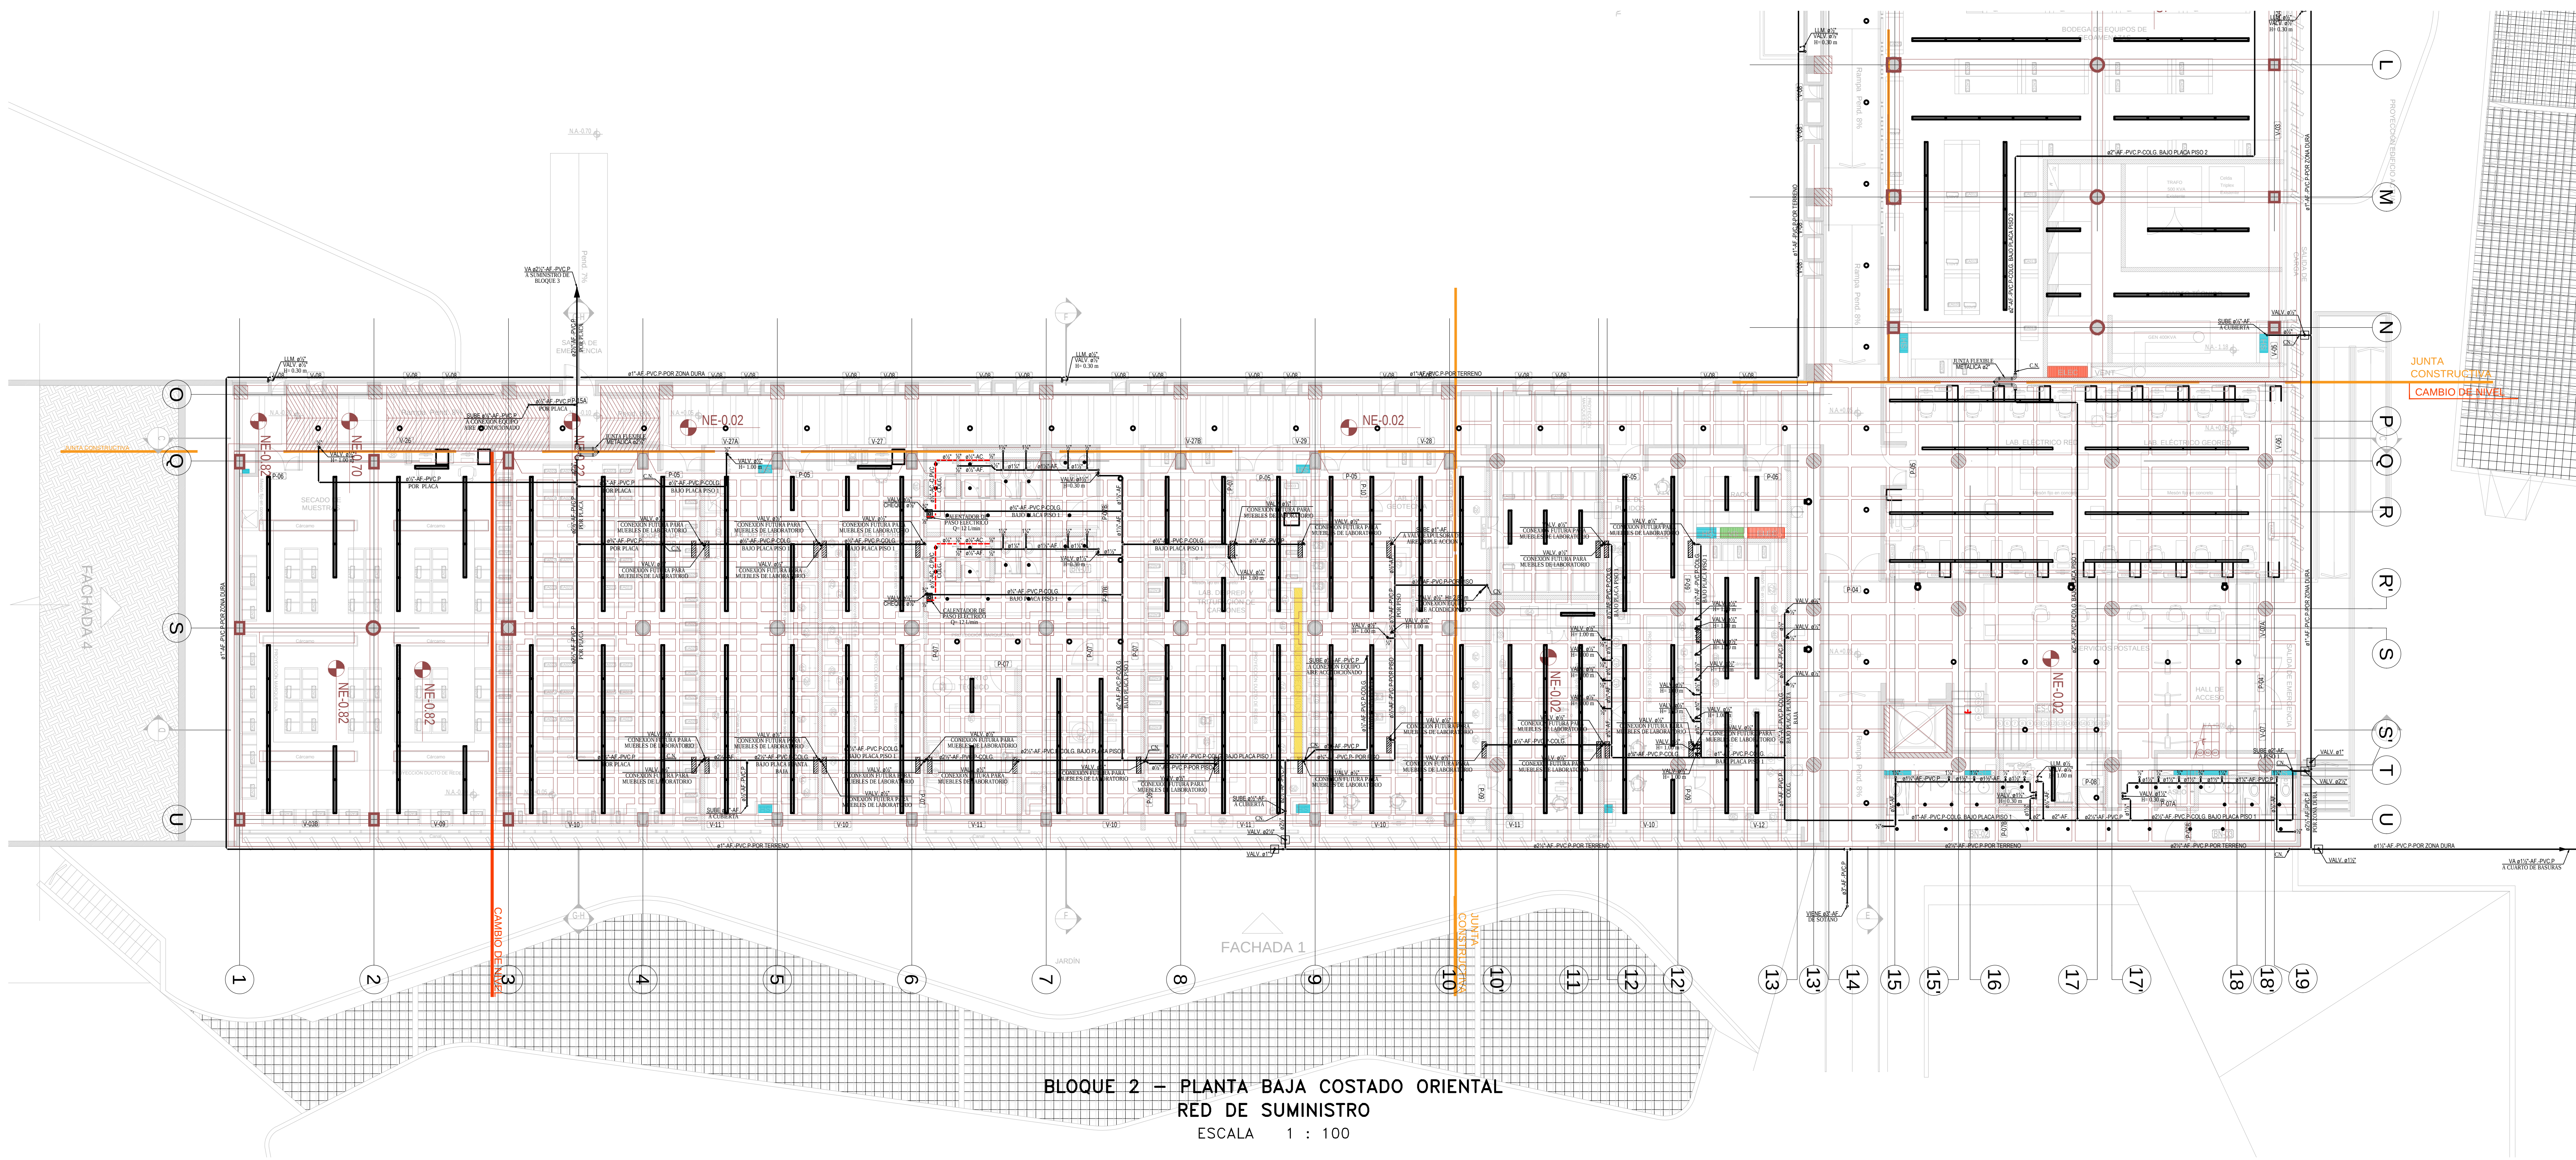

DETALLE CUARTO DE BASURAS PLANTA BAJA
RED DE SUMINISTRO

ESCALA 1 : 100

LOCALIZACION BLOQUE 2
ESCALA 1 : 500

CONVENCIONES			
REV	REVENTILLACION	PVC AL	TUBERIA PVC ALICANTILLADO
CAF P	COLUMNA DE AGUA FRIA PRESION	HF	TUBERIA EN HIERRO FORJADO
CAF I	COLUMNA AGUA FRIA INCENDIO	HD	TUBERIA EN HIERRO GALVANIZADO
CAF S	COLUMNA DE AGUA FRIA SERVICIOS	CA	CAJA DE INSPECCION
AF	AGUA FRIA	S4"	SIFON DE CUATRO PULGADAS
AR	AGUA RESIDUALES	LLM	LLAVE MANGUERA
ALL	AGUAS LUVIAS	MED	MEJOR
BAF G	BAIANTE DE AGUA FRIA GRAVEDAD	G	GABINETE DE INCENDIO
BAF P	BAIANTE DE AGUA FRIA PRESION	CH	CAMBIO DE NIVEL
BAF I	BAIANTE AGUA FRIA INCENDIO	CD	CAMBIO DE DIRECCION
BAF L	BAIANTE DE AGUAS RESIDUALES No.1	CLIP	CUPULA CONCENTRICA
BAF O	BAIANTE DE AGUAS RESIDUALES No.2		
BAF C	BAIANTE DE AGUAS RESIDUALES No.3		
BAF V	BAIANTE DE AGUAS RESIDUALES No.4		
BAF D	BAIANTE DE AGUAS RESIDUALES No.5		
BAF E	BAIANTE DE AGUAS RESIDUALES No.6		
BAF F	BAIANTE DE AGUAS RESIDUALES No.7		
BAF G	BAIANTE DE AGUAS RESIDUALES No.8		
BAF H	BAIANTE DE AGUAS RESIDUALES No.9		
BAF I	BAIANTE DE AGUAS RESIDUALES No.10		
BAF J	BAIANTE DE AGUAS RESIDUALES No.11		
BAF K	BAIANTE DE AGUAS RESIDUALES No.12		
BAF L	BAIANTE DE AGUAS RESIDUALES No.13		
BAF M	BAIANTE DE AGUAS RESIDUALES No.14		
BAF N	BAIANTE DE AGUAS RESIDUALES No.15		
BAF O	BAIANTE DE AGUAS RESIDUALES No.16		
BAF P	BAIANTE DE AGUAS RESIDUALES No.17		
BAF Q	BAIANTE DE AGUAS RESIDUALES No.18		
BAF R	BAIANTE DE AGUAS RESIDUALES No.19		
BAF S	BAIANTE DE AGUAS RESIDUALES No.20		
BAF T	BAIANTE DE AGUAS RESIDUALES No.21		
BAF U	BAIANTE DE AGUAS RESIDUALES No.22		
BAF V	BAIANTE DE AGUAS RESIDUALES No.23		
BAF W	BAIANTE DE AGUAS RESIDUALES No.24		
BAF X	BAIANTE DE AGUAS RESIDUALES No.25		
BAF Y	BAIANTE DE AGUAS RESIDUALES No.26		
BAF Z	BAIANTE DE AGUAS RESIDUALES No.27		
BAF AA	BAIANTE DE AGUAS RESIDUALES No.28		
BAF AB	BAIANTE DE AGUAS RESIDUALES No.29		
BAF AC	BAIANTE DE AGUAS RESIDUALES No.30		
BAF AD	BAIANTE DE AGUAS RESIDUALES No.31		
BAF AE	BAIANTE DE AGUAS RESIDUALES No.32		
BAF AF	BAIANTE DE AGUAS RESIDUALES No.33		
BAF AG	BAIANTE DE AGUAS RESIDUALES No.34		
BAF AH	BAIANTE DE AGUAS RESIDUALES No.35		
BAF AI	BAIANTE DE AGUAS RESIDUALES No.36		
BAF AJ	BAIANTE DE AGUAS RESIDUALES No.37		
BAF AK	BAIANTE DE AGUAS RESIDUALES No.38		
BAF AL	BAIANTE DE AGUAS RESIDUALES No.39		
BAF AM	BAIANTE DE AGUAS RESIDUALES No.40		
BAF AN	BAIANTE DE AGUAS RESIDUALES No.41		
BAF AO	BAIANTE DE AGUAS RESIDUALES No.42		
BAF AP	BAIANTE DE AGUAS RESIDUALES No.43		
BAF AQ	BAIANTE DE AGUAS RESIDUALES No.44		
BAF AR	BAIANTE DE AGUAS RESIDUALES No.45		
BAF AS	BAIANTE DE AGUAS RESIDUALES No.46		
BAF AT	BAIANTE DE AGUAS RESIDUALES No.47		
BAF AU	BAIANTE DE AGUAS RESIDUALES No.48		
BAF AV	BAIANTE DE AGUAS RESIDUALES No.49		
BAF AW	BAIANTE DE AGUAS RESIDUALES No.50		
BAF AX	BAIANTE DE AGUAS RESIDUALES No.51		
BAF AY	BAIANTE DE AGUAS RESIDUALES No.52		
BAF AZ	BAIANTE DE AGUAS RESIDUALES No.53		
BAF BA	BAIANTE DE AGUAS RESIDUALES No.54		
BAF BB	BAIANTE DE AGUAS RESIDUALES No.55		
BAF BC	BAIANTE DE AGUAS RESIDUALES No.56		
BAF BD	BAIANTE DE AGUAS RESIDUALES No.57		
BAF BE	BAIANTE DE AGUAS RESIDUALES No.58		
BAF BF	BAIANTE DE AGUAS RESIDUALES No.59		
BAF BG	BAIANTE DE AGUAS RESIDUALES No.60		
BAF BH	BAIANTE DE AGUAS RESIDUALES No.61		
BAF BI	BAIANTE DE AGUAS RESIDUALES No.62		
BAF BJ	BAIANTE DE AGUAS RESIDUALES No.63		
BAF BK	BAIANTE DE AGUAS RESIDUALES No.64		
BAF BL	BAIANTE DE AGUAS RESIDUALES No.65		
BAF BM	BAIANTE DE AGUAS RESIDUALES No.66		
BAF BN	BAIANTE DE AGUAS RESIDUALES No.67		
BAF BO	BAIANTE DE AGUAS RESIDUALES No.68		
BAF BP	BAIANTE DE AGUAS RESIDUALES No.69		
BAF BQ	BAIANTE DE AGUAS RESIDUALES No.70		
BAF BR	BAIANTE DE AGUAS RESIDUALES No.71		
BAF BS	BAIANTE DE AGUAS RESIDUALES No.72		
BAF BT	BAIANTE DE AGUAS RESIDUALES No.73		
BAF BU	BAIANTE DE AGUAS RESIDUALES No.74		
BAF BV	BAIANTE DE AGUAS RESIDUALES No.75		
BAF BW	BAIANTE DE AGUAS RESIDUALES No.76		
BAF BX	BAIANTE DE AGUAS RESIDUALES No.77		
BAF BY	BAIANTE DE AGUAS RESIDUALES No.78		
BAF BZ	BAIANTE DE AGUAS RESIDUALES No.79		
BAF CA	BAIANTE DE AGUAS RESIDUALES No.80		
BAF CB	BAIANTE DE AGUAS RESIDUALES No.81		
BAF CC	BAIANTE DE AGUAS RESIDUALES No.82		
BAF CD	BAIANTE DE AGUAS RESIDUALES No.83		
BAF CE	BAIANTE DE AGUAS RESIDUALES No.84		
BAF CF	BAIANTE DE AGUAS RESIDUALES No.85		
BAF CG	BAIANTE DE AGUAS RESIDUALES No.86		
BAF CH	BAIANTE DE AGUAS RESIDUALES No.87		
BAF CI	BAIANTE DE AGUAS RESIDUALES No.88		
BAF CJ	BAIANTE DE AGUAS RESIDUALES No.89		
BAF CK	BAIANTE DE AGUAS RESIDUALES No.90		
BAF CL	BAIANTE DE AGUAS RESIDUALES No.91		
BAF CM	BAIANTE DE AGUAS RESIDUALES No.92		
BAF CN	BAIANTE DE AGUAS RESIDUALES No.93		
BAF CO	BAIANTE DE AGUAS RESIDUALES No.94		
BAF CP	BAIANTE DE AGUAS RESIDUALES No.95		
BAF CQ	BAIANTE DE AGUAS RESIDUALES No.96		
BAF CR	BAIANTE DE AGUAS RESIDUALES No.97		
BAF CS	BAIANTE DE AGUAS RESIDUALES No.98		
BAF CT	BAIANTE DE AGUAS RESIDUALES No.99		
BAF CU	BAIANTE DE AGUAS RESIDUALES No.100		

NOTA:
ANTES DE INICIAR LA OBRA ES DEBER DEL CONSTRUCTOR LEER LAS
ESPECIFICACIONES QUE ACOMPAÑAN ESTE DISEÑO.

NOTA:
ANTES DE INICIAR LA OBRA, EL CONSTRUCTOR DEBERA VERIFICAR EN TERRENO
LAS COTAS RASANTES, LAS COTAS CLAVES, LOCALIZACION DE POZOS
Y VALVULAS EN LAS REDES PUBLICAS DE ACUEDUCTO Y ALCANTARILLADO.
ADICIONALMENTE, SE DEBERA VERIFICAR LAS COTAS CON LAS REDES DE ENERGIA Y
TELEFONICO.
PARA LA UBICACION DE BOCAS HIDRAULICAS Y SALIDAS SANITARIAS, VERIFICAR
CON DETALLES ARQUITECTONICOS.

NOTA:
PRUEBAS DE SUMINISTRO
A. ANTES DE CUBRIR TODAS LAS ARMAS, ESTAS DEBERAN SER PRUEBAS.
LLENARLAS CON UNA COLUMNA DE AGUA DE 2.00m.
B. LAS BAIANES Y CANTANTES DE SUMINISTRO SE LLENARAN PARALELAMENTE
CON SU PRODUCCION Y NO SE DESCONECTARAN HASTA TANTO NO SE HAYA
TERMINADO LA MANIFESTACION Y VERIFICACION.

PRUEBAS DE SUMINISTRO
LAS TUBERIAS SE MANTENDRAN EN ESTADO DE PRUEBA PERMANENTE HASTA EL
MONTAJE DE APARATOS.

PRUEBAS DE FLUIDO
ANTES DE MONTAR APARATOS SE DEBERAN EFECTUAR PRUEBAS DE FLUIDO DE
AGUA TANTO EN SUMINISTRO COMO EN SUMINISTRO.

NOTA:
ANTES DE COLOCAR CUALQUIER PASE EN LA ESTRUCTURA, SEA ESTE
HORIZONTAL O VERTICAL, DEBERA SER COORDINADO Y AUTORIZADO POR EL
INGENIERO CALCULISTA.

NOTA:
1. SE INSTALARAN PASES EN LAS VIGAS, SEGUN SE INDICA EN EL PLANO.
LOS PASES DEBERAN TENER VALOR DEL INGENIERO CALCULISTA.

2. TODAS LAS BOCAS SANITARIAS DEBERAN ESTAR TAPONADAS DURANTE LA
BLOQUE DE CONSTRUCCION Y DURANTE LA PRUEBA DE PRESION.

3. LA CONDICION DE LA REVENTILLACION DE LA UNIDAD SANITARIA A LA
RED VERTICAL SE DEBE HACER CON CAMBIO DE NIVEL DE 1.00m DE
ALTURA. EL RAMAL HORIZONTAL DEBE GARANTIZAR QUE SEA LOCALIZADO
SOBRE LAS REDES DE SUMINISTRO.

4. TODAS LAS REDES DE SUMINISTRO SE INSTALARAN CON UNA PENDIENTE
MINIMA DEL 0.5% A EXCEPCION DE LOS TRAMOS QUE INDIQUEN OTRA
PENDIENTE.