


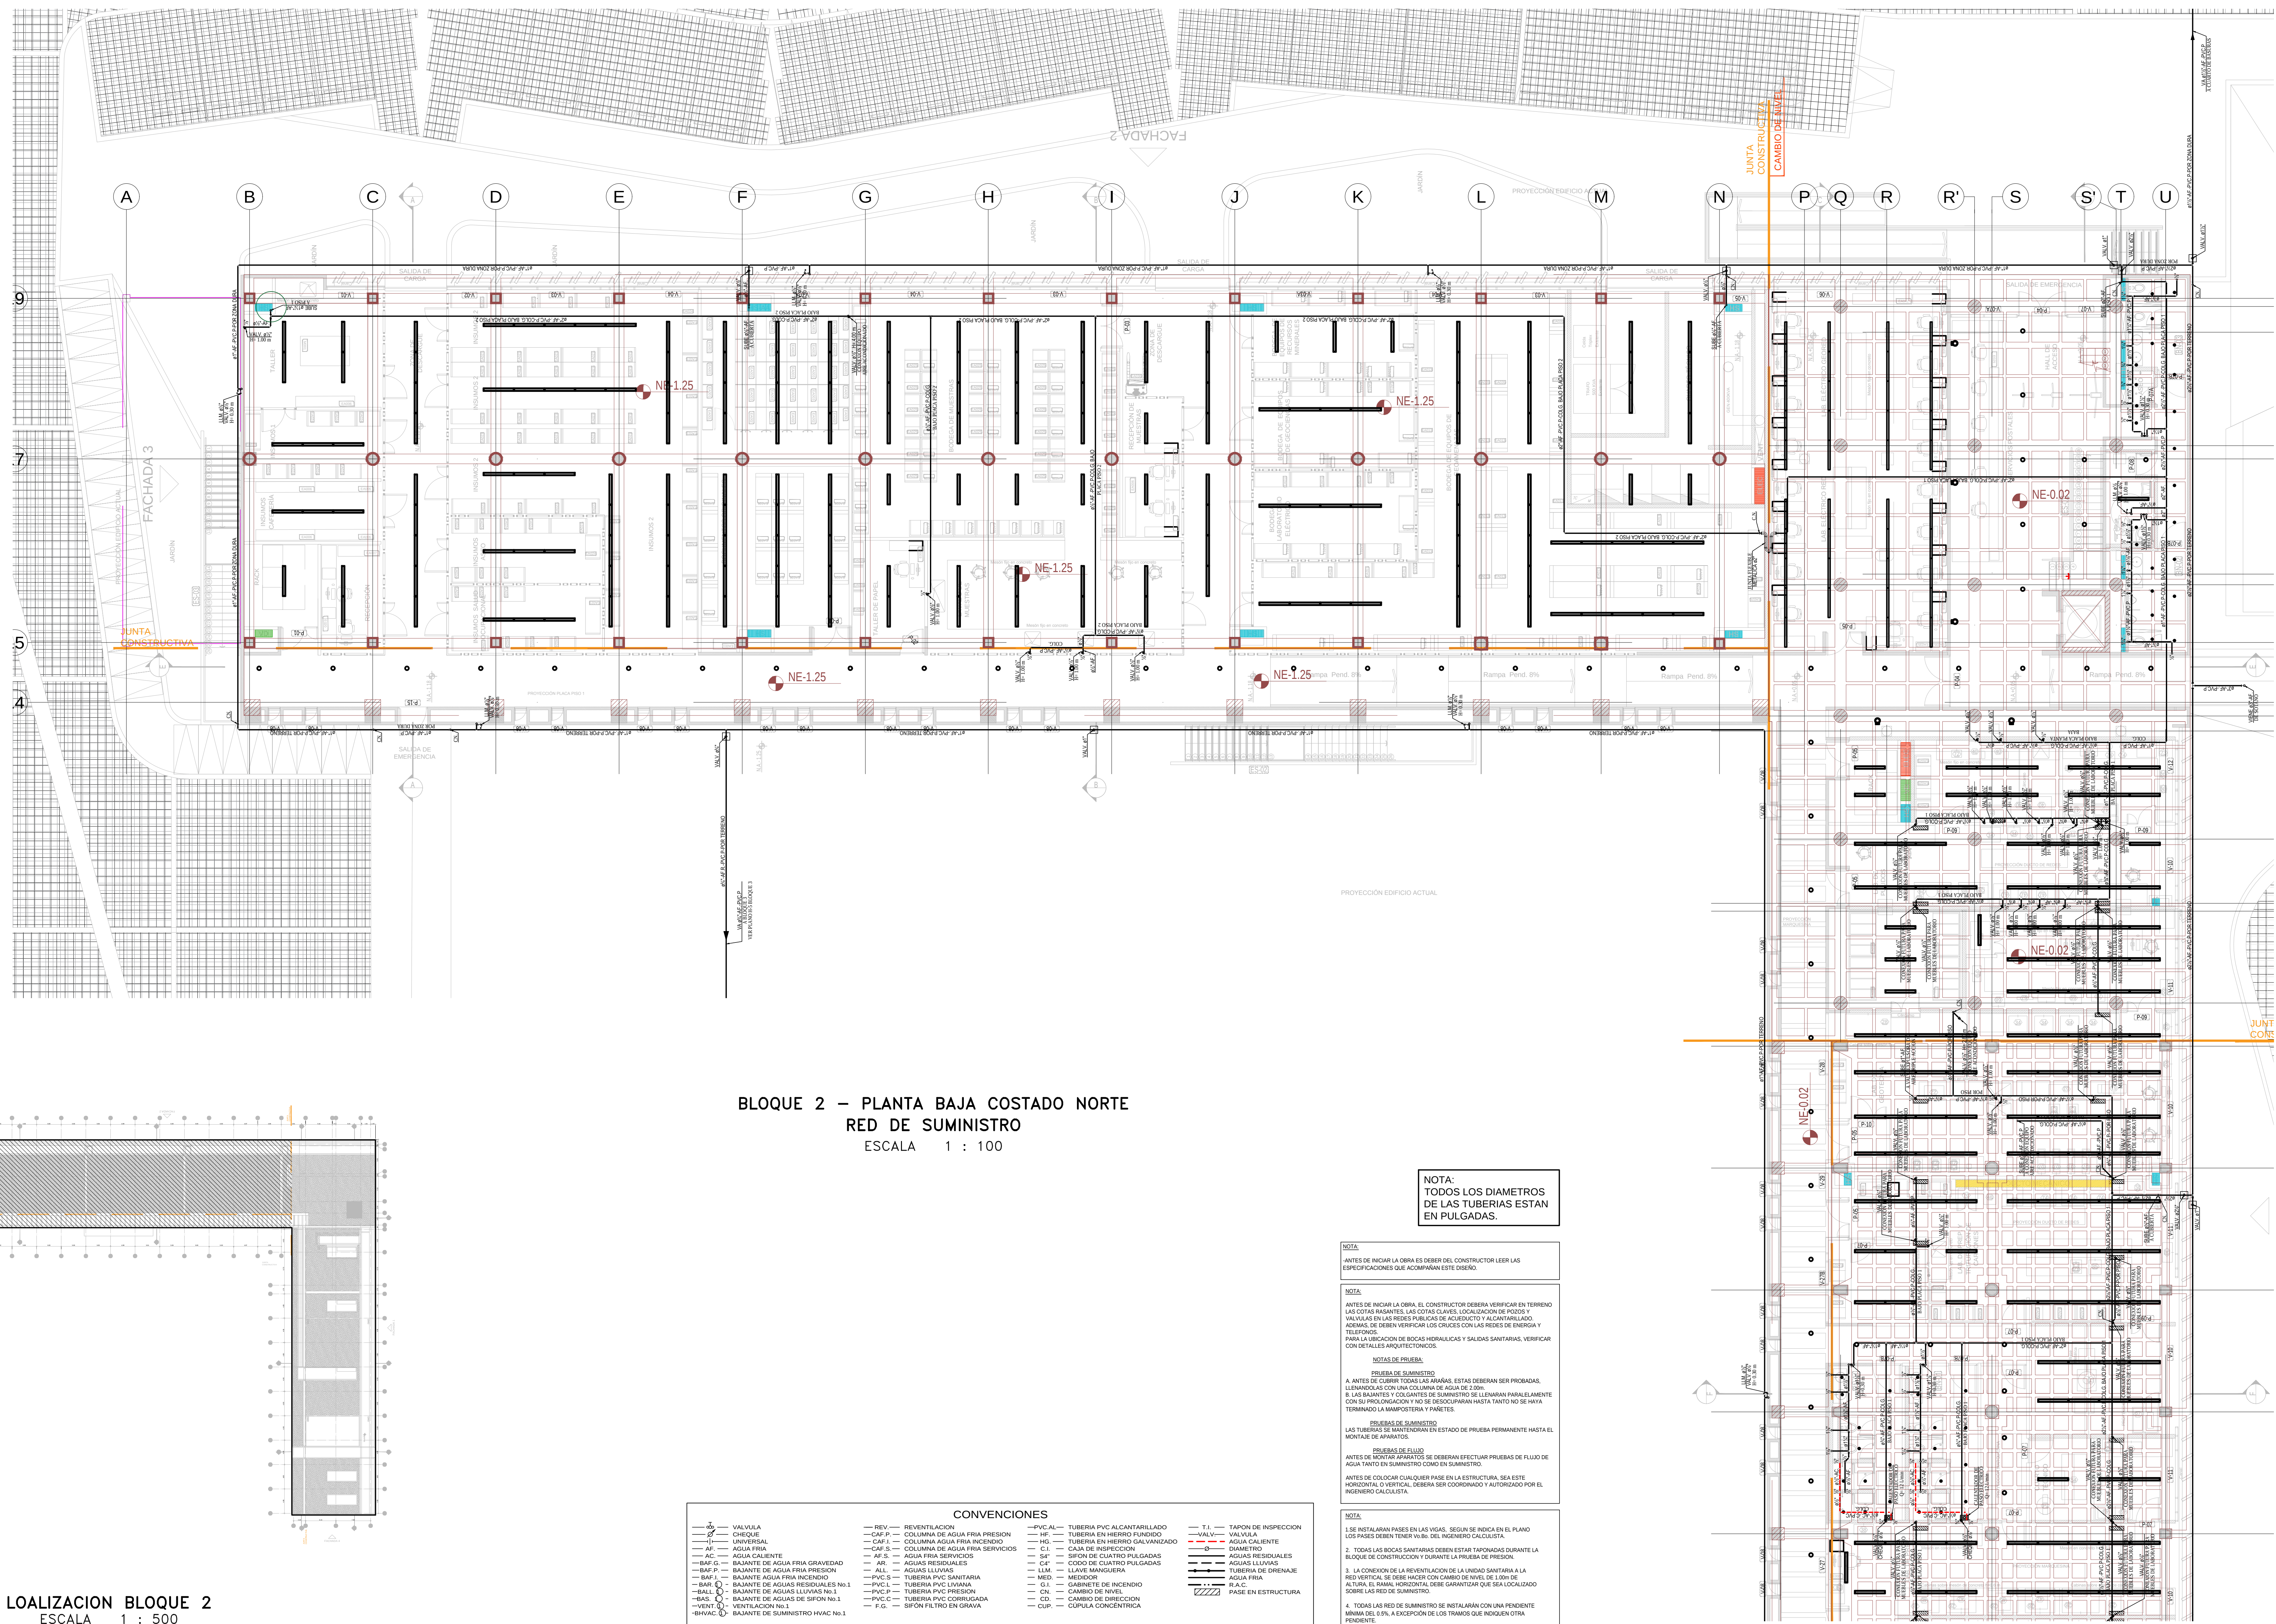

BLOQUE 2 – PLANTA BAJA COSTADO NORTE
RED DE SUMINISTRO
ESCALA 1 : 100

CONVENCIONES			
— VALVULA	— REV. —	— PVC AL —	— T.I. —
— CAI P. —	— CAI P. —	— TUBERIA EN HIERRO PUNDOZO	— VALV. —
— UNIVERSAL	— CAI F. —	— TUBERIA EN HIERRO GALVANIZADO	— AGUA CALIENTE
— AF. —	— COLUMNA DE AGUA FRIA PRESSION	— C.I. —	— DIAMETRO
— AC. —	— COLUMNA DE AGUA FRIA SERVICIOS	— 4" —	— AGUAS RESIDUALES
— BAF. G. —	— BAJANTE DE AGUA FRIA GRAVEDAD	— 4" —	— AGUAS LLUVIAS
— BAF. P. —	— BAJANTE DE AGUA FRIA PRESSION	— LLM. —	— LLAVE MANGUERA
— BAF. J. —	— BAJANTE DE AGUAS RESIDUALES No.1	— MED. —	— MEDIDOR
— BAF. L. —	— BAJANTE DE AGUAS LLUVIAS No.1	— PVC L. —	— TUBERIA PVC SANITARIA
— BAS. —	— BAJANTE DE AGUAS DE SIFON No.1	— PVC P. —	— TUBERIA PVC PRESSION
— VENT. —	— VENTILACION No.1	— PVC C. —	— TUBERIA PVC CORRUGADA
— BHVAC. —	— BAJANTE DE SUMINISTRO HVAC No.1	— F.G. —	— SIFON FILTRO EN GRAVA

NOTA:
TODOS LOS DIAMETROS
DE LAS TUBERIAS ESTAN
EN PULGADAS.

NOTA:
ANTES DE INICIAR LA OBRA ES OBLIGADO DEL CONSTRUCTOR LEER LAS
ESPECIFICACIONES QUE ACOMPAÑAN ESTE DISEÑO.

NOTA:
ANTES DE INICIAR LA OBRA EL CONSTRUCTOR DEBERA VERIFICAR EN TERRENO
LAS COTAS EXISTENTES, LAS COTAS CLAVES, LOCALIZACION DE POZOS Y
VALVULAS EN LAS REDES PUBLICAS DE ACUEDUCTO Y ALCANTARILLADO.
DEBERA, DEBERA VERIFICAR LOS CRUCES CON LAS REDES DE ENERGIA Y
TELEFONOS.
PARA LA UBICACION DE BOCAS HIDRAULICAS Y SALIDAS SANITARIAS, VERIFICAR
CON DETALLES ARQUITECTONICOS.

NOTAS DE PRUEBA:

PRUEBA DE SUMINISTRO:
A. ANTES DE CUBRIR TODAS LAS ARMAS, ESTAS DEBERAN SER PRUEBAS,
LLENANDOLAS CON UNA COLUMNA DE AGUA DE 2.00m.

B. LAS BAJANTES Y COLGANTES DE SUMINISTRO SE LLENARAN PARALELAMENTE
CON SU PROLONGACION Y NO SE DESCONECTARAN HASTA TANTO NO SE HAYA
TERMINADO LA MAMPOLERA Y PINTES.

PRUEBAS DE SUMINISTRO:
LAS TUBERIAS SE MANTENDRAN EN ESTADO DE PRUEBA PERMANENTE HASTA EL
MONTAJE DE ARMARIOS.

PRUEBAS DE FLUJO:
ANTES DE COLOCAR CUALQUIER PASE EN LA ESTRUCTURA, SEA ESTE
HORIZONTAL O VERTICAL, DEBERA SER COORDINADO Y AUTORIZADO POR EL
INGENIERO CALCULISTA.

NOTA:

1. SE INSTALARAN PASES EN LAS VIGAS, SEGUN SE INDICA EN EL PLANO.
LOS PASES DEBERAN TENER NUB. DEL INGENIERO CALCULISTA.

2. TODAS LAS BOCAS SANITARIAS DEBERAN ESTAR TAPONADAS DURANTE LA
BLOQUE DE CONSTRUCCION Y DURANTE LA PRUEBA DE PRESSION.

3. LA CONEXION DE LA VENTILACION DE LA UNIDAD SANITARIA A LA
RED VERTICAL DEBE HACERSE CON CAMBIO DE NIVEL DE 1.00m DE
ALTURA. EL RAMAL HORIZONTAL DEBE GARANTIZAR QUE SEA LOCALIZADO
SOBRE LA RED DE SUMINISTRO.

4. TODAS LAS RED DE SUMINISTRO SE INSTALARAN CON UNA PENDIENTE
MINIMA DEL 0.5%, A EXCEPCION DE LOS TRAMOS QUE INDIQUE OTRA
PENDIENTE.